 
 
 
 



 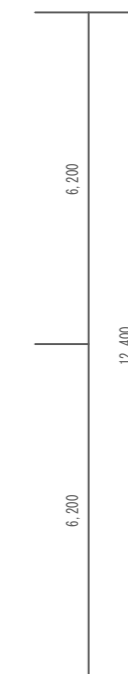
 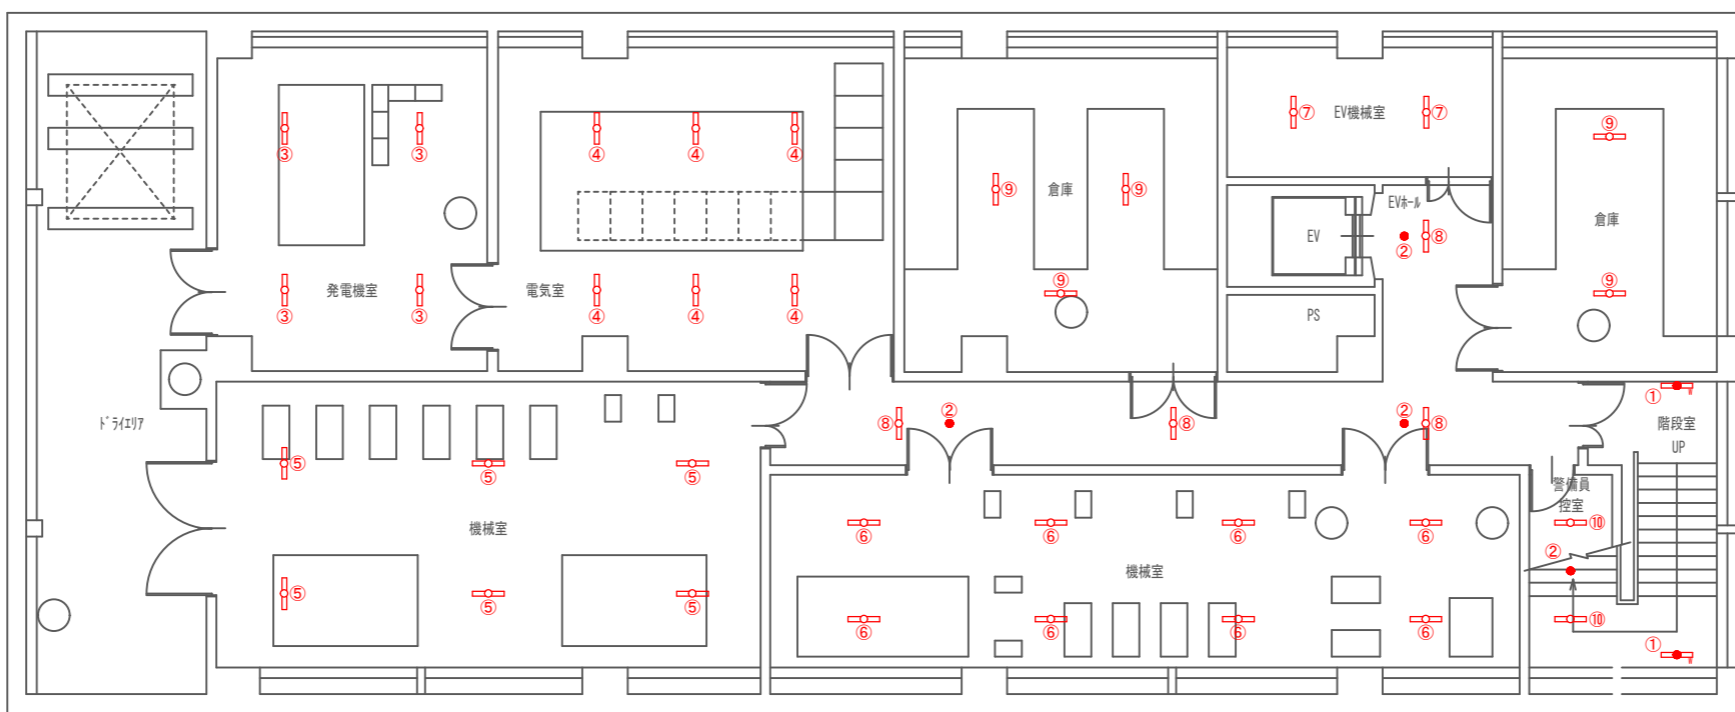
 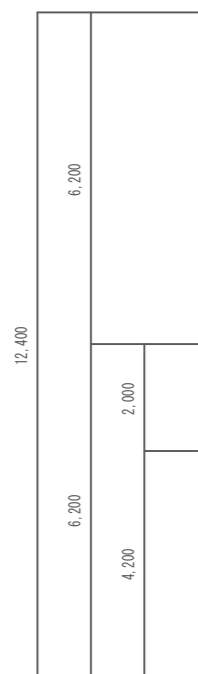




場所	規格・摘要	数量	番号
階段室	LEKSS44253N-LS (参考型番)	2台	①
非常灯	LEDDM50102 (参考型番)	4台	②
発電機室	LEKT415403N-LS9 (参考型番)	4台	③
電気室	LEKT415403N-LS9 (参考型番)	6台	④
西機械室	LEKT415403N-LS9 (参考型番)	6台	⑤
東機械室	LEKT415403N-LS9 (参考型番)	8台	⑥
EV機械室	LEKT415403N-LS9 (参考型番)	2台	⑦
EV前室・廊下	LEKR419203N-LS9 (参考型番)	4台	⑧
倉庫	LEKT415403N-LS9 (参考型番)	5台	⑨
警備員控室	LEKR430403N-LS9 (参考型番)	2台	⑩



備考			工事名		承認	検 図	作	縮尺	1/200
			図名	B1階平面図			No.	図番	




37.200
6.200
6.200
6.200
6.200
6.200
6.200



場所	規格・摘要	数量	番号
ワーク-ム	LEKR230163N-LD9 (参考型番)	4台	①
"	LEKR430523N-LS9 (参考型番)	7台	②
託児室	LEKR430523N-LS9 (参考型番)	9台	③
託児室トイレ	LEKR419253N-LS9 (参考型番)	1台	④
給湯室	LEKT412203N-LS9 (参考型番)	1台	⑤
"	LEDB83126 (参考型番)	1台	⑥
休養室	LEDD87041N (W)-LS (参考型番)	1台	⑦
"	QL291099R (参考型番)	1台	⑧
ミニツング-ム	LEKR763501FN-LD9 (参考型番)	8台	⑨
階段室	LEKTJ423254N-LS9 (参考型番)	1台	⑩
セクサ-会議室	LEKR430403N-LS9 (参考型番)	9台	⑪
所長室	LEKR430523J1N-LS9 (参考型番)	4台	⑫
"	LEKR430523J2N-LS9 (参考型番)	4台	⑬
相談室1・2・3	LEKT425523N-LS9 (参考型番)	3台	⑭
機器室	LEKT425523N-LS9 (参考型番)	1台	⑮
"	LEKR430403N-LS9 (参考型番)	2台	⑯
消費者情報ツラ	LEKT412523N-LS9 (参考型番)	19台	⑰
"	LEKD103024N-LS9 (参考型番)	50台	⑱

場所	規格・摘要	数量	番号
トイレ共用部	LEKD103025N-LS9 (参考型番)	2台	⑲
身障者トイレ	LEDB87007N-LS (参考型番)	1台	⑳
玄関	LEDD87045N (W)-LS (参考型番)	4台	㉑
相談室	LEKR419323N-LS9 (参考型番)	2台	㉒
情報ツラ北側	LEDD87055N (W)-LS (参考型番)	3台	㉓
非常灯	LEDDM50102 (参考型番)	38台	㉔
階段下倉庫	LEKT416203N-LS9 (参考型番)	1台	㉕
機械室	LEKT415403N-LS9 (参考型番)	3台	㉖
EPS	LEKT416203N-LS9 (参考型番)	1台	㉗
DS	LEKT416203N-LS9 (参考型番)	1台	㉘
吹-	LEDS88024R (参考型番)	12台	㉙

消費者情報ツラ 拡大図

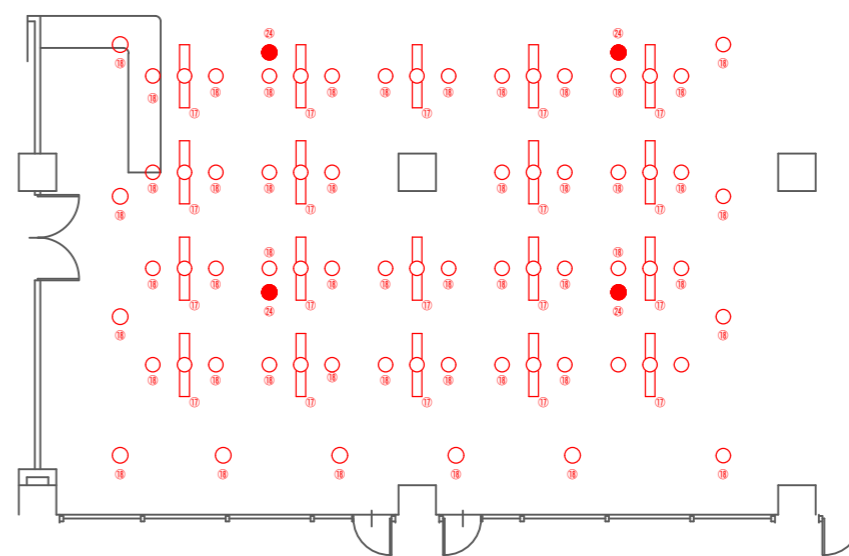


7.100 7.100 7.100 7.100 7.100 6.300 6.000 5.000 5.000 5.000 5.000 5.000
35.500 31.000
72.800

改修1階平面図 1:200



備考	工事名	承認	検図	作	縮尺	1/200
	図名	1階平面図①				


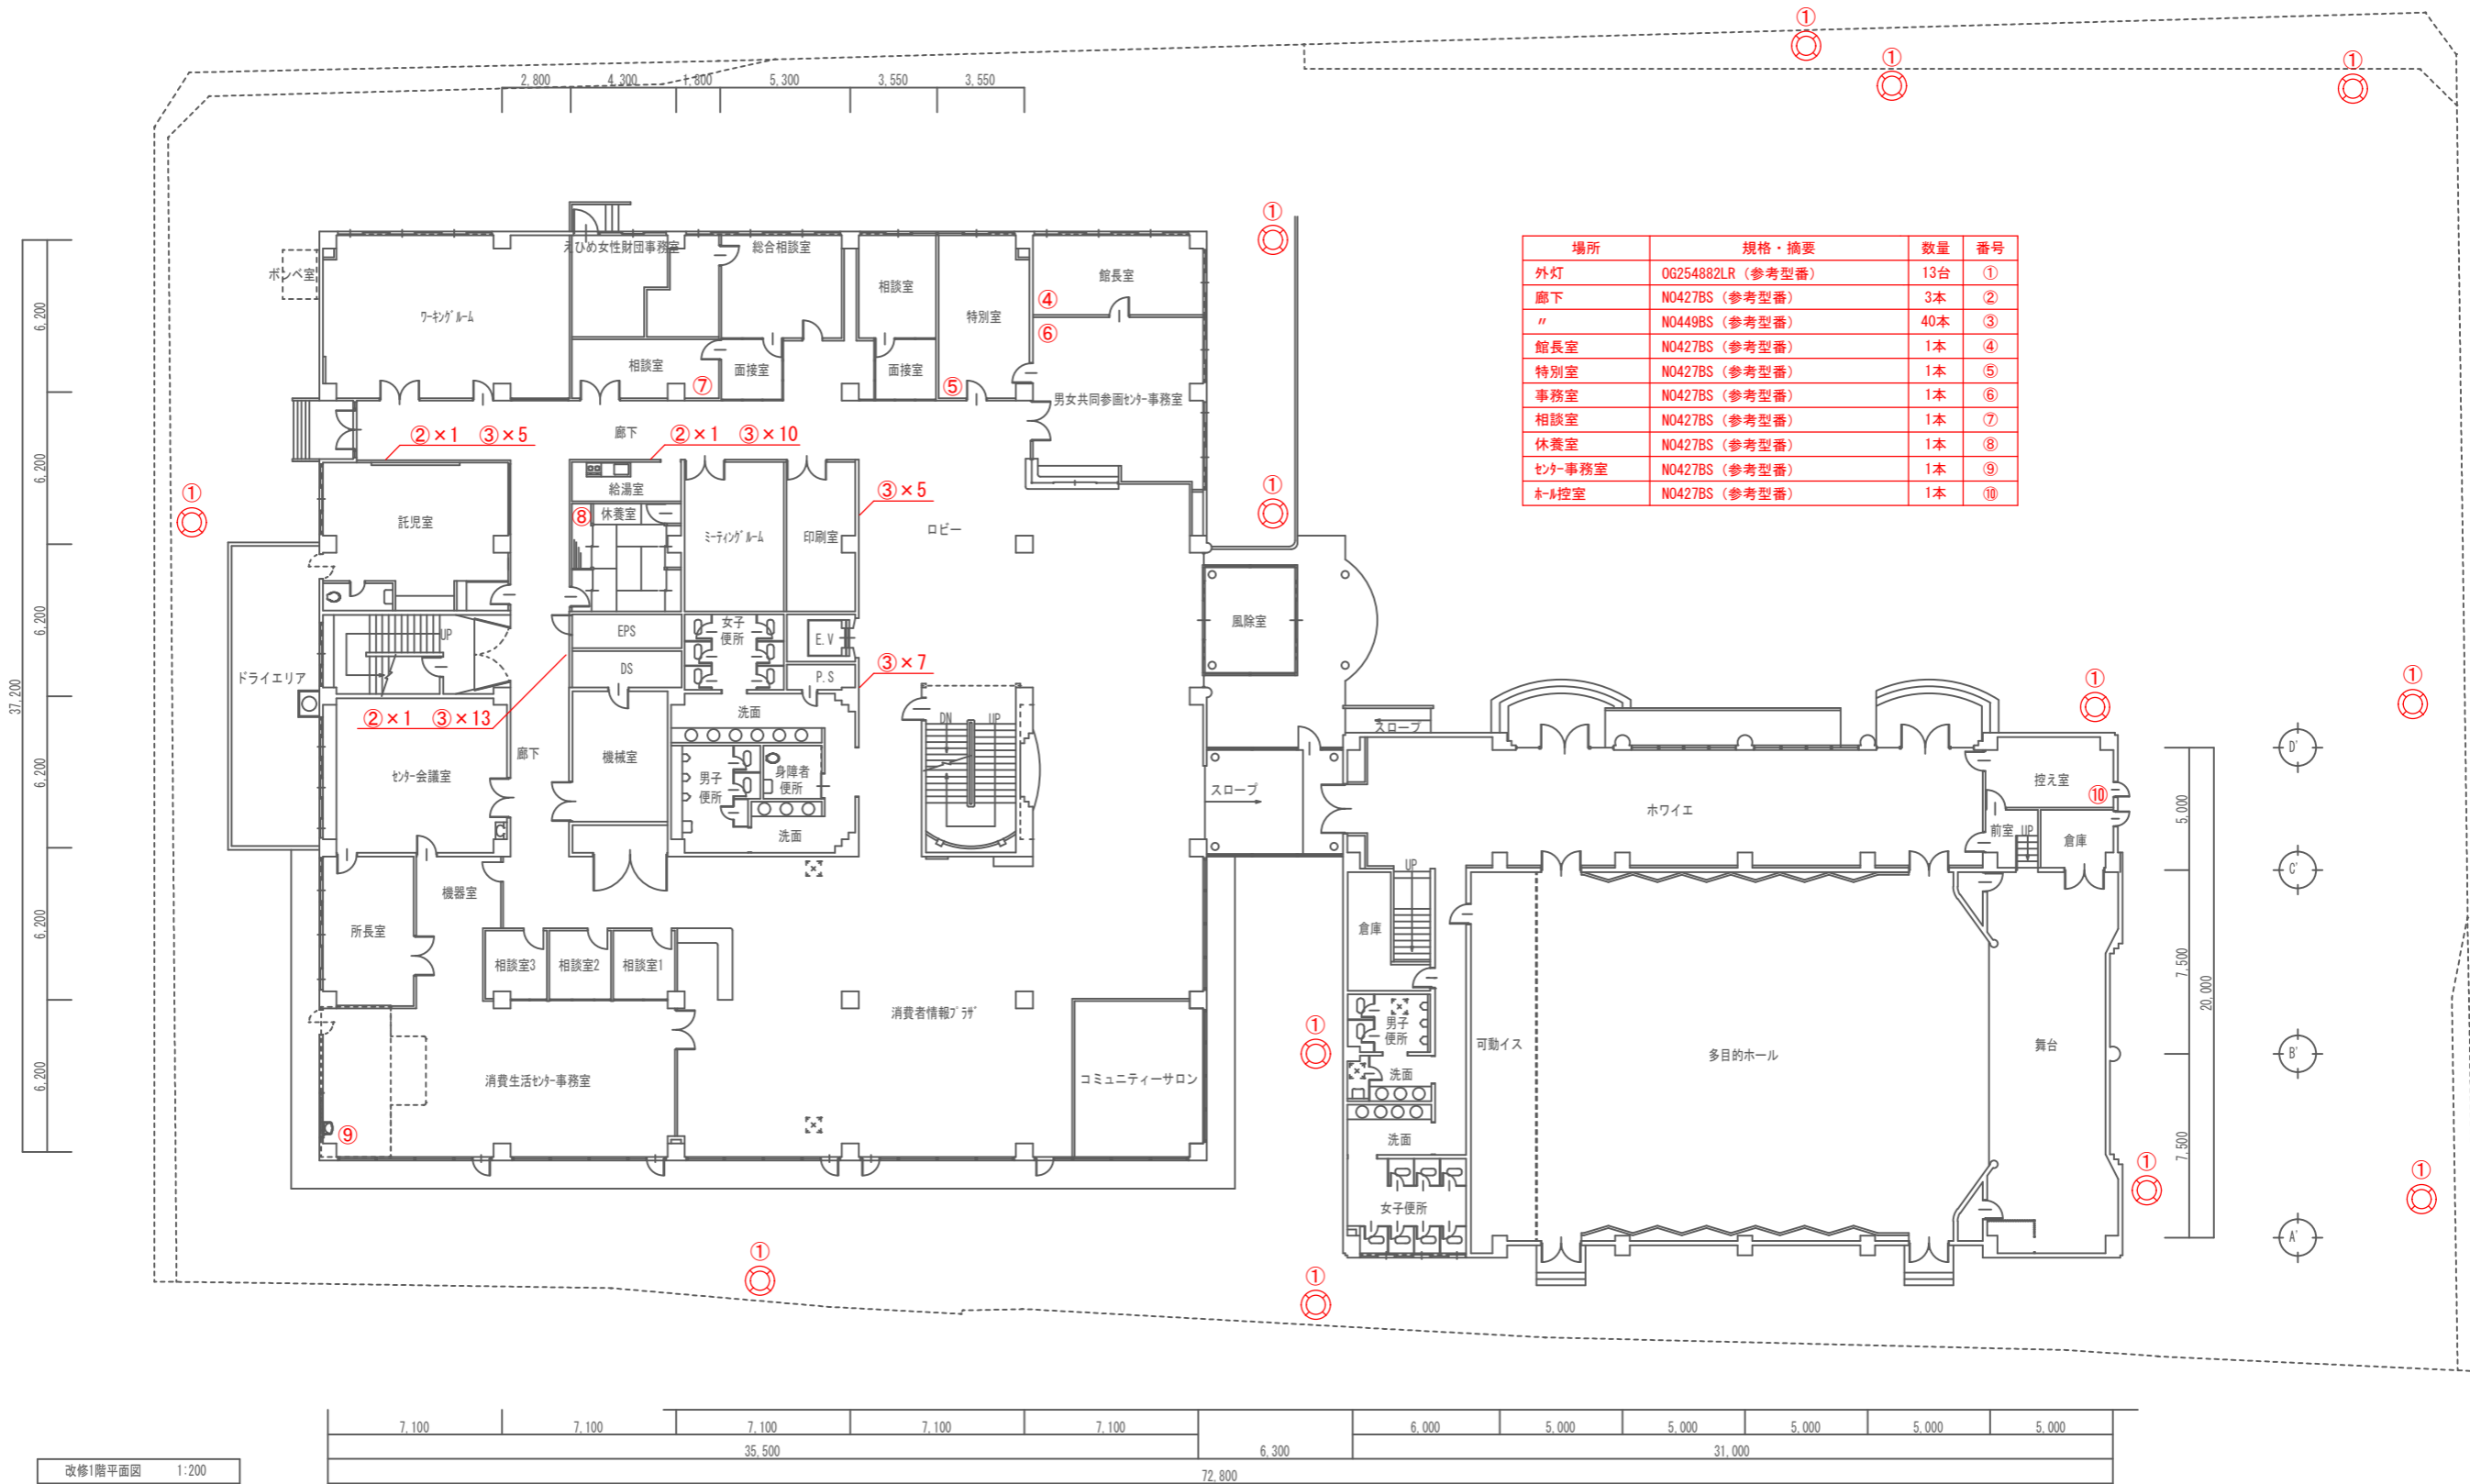


改修1階平面図 1:200

備考					工事名					承認	検 図	作	縮尺	1/200
					図名	1階平面図②				No.		図番		




場所	規格・摘要	数量	番号
相談室1	LEKR430523N-LS9 (参考型番)	3台	①
相談室2	LEKR430523N-LS9 (参考型番)	3台	②
礼拝室	LEKR430523N-LS9 (参考型番)	6台	③
"	LEKT407203N-LS9 (参考型番)	2台	④
階段室(西)	LEKTJ423254N-LS9 (参考型番)	2台	⑤
給湯室	LEKT412203N-LS9 (参考型番)	1台	⑥
"	LEDB83126 (参考型番)	1台	⑦
前室	LEKR763501Z-ND9 (参考型番)	6台	⑧
ニューメディアルーム	LEKR430523N-LS9 (参考型番)	5台	⑨
"	LEKD153025N-LS9 (参考型番)	29台	⑩
トイレ共用部	LEKD103025N-LS9 (参考型番)	2台	⑪
身障者トイレ	LEDB87007N-LS (参考型番)	1台	⑫
ヤングランティセクター	LEKR430523N-LS9 (参考型番)	4台	⑬
非常灯	LEDDM50102 (参考型番)	31台	⑭
機械室	LEKT415403N-LS9 (参考型番)	3台	⑮
EPS	LEKT416203N-LS9 (参考型番)	1台	⑯
DS	LEKT416203N-LS9 (参考型番)	1台	⑰
倉庫	LEKT415203N-LS9 (参考型番)	1台	⑱
視聴覚室	SLB80525 (参考型番)	9台	⑲
視聴覚準備室	LEKR430523N-LS9 (参考型番)	3台	⑳
書庫	LEKR430523N-LS9 (参考型番)	3台	㉑
廊下	N0427BS (参考型番)	1本	㉒
"	N0449BS (参考型番)	37本	㉓

  

2階平面図 1:200




備考					工事名					承認	検 図	作	縮 尺	1/200
					図 名	2階平面図				No.		図 番		


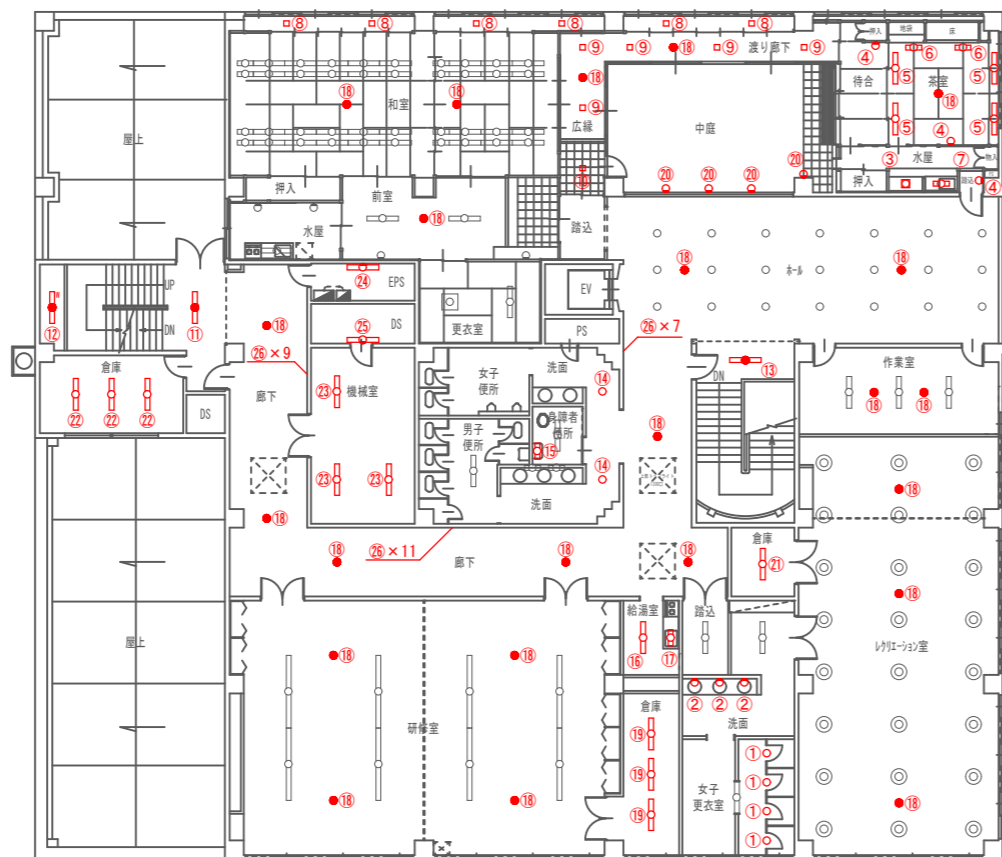


場所	規格・摘要	数量	番号
女子更衣室	LEDB85000 (参考型番)	4台	①
洗面	LEDB85000 (参考型番)	3台	②
茶室	OL014061LR (参考型番)	1台	③
"	OB255357LR (参考型番)	3台	④
"	LEKT407253N-LS9 (参考型番)	4台	⑤
"	LEKT207084N-LS9 (参考型番)	2台	⑥
"	OB255181R (参考型番)	1台	⑦
和室渡り廊下北	XND0690JLLE9 (参考型番)	6台	⑧
中庭渡り廊下	XND0690JLLE9 (参考型番)	5台	⑨
広縁	LEDG85007 (参考型番)	1台	⑩
階段室 (西)	LEKTJ423254N-LS9 (参考型番)	1台	⑪
"	LEKSS44253N-LS (参考型番)	1台	⑫
階段室 (東)	LEKTJ423254N-LS9 (参考型番)	1台	⑬
トイレ共用部	LEKD103025N-LS9 (参考型番)	2台	⑭
身障者トイレ	LEDB87007N-LS (参考型番)	1台	⑮
給湯室	LEKT412203N-LS9 (参考型番)	1台	⑯
"	LEDB83126 (参考型番)	1台	⑰
非常灯	LEDDM50102 (参考型番)	23台	⑱
研修室倉庫	LEKT415203N-LS9 (参考型番)	3台	⑲
中庭	OG254493R (参考型番)	4台	⑳
レクリエーション室倉庫	LEKT415203N-LS9 (参考型番)	1台	㉑
倉庫	LEKT415203N-LS9 (参考型番)	3台	㉒
機械室	LEKT415403N-LS9 (参考型番)	3台	㉓
EPS	LEKT416203N-LS9 (参考型番)	1台	㉔
DS	LEKT416203N-LS9 (参考型番)	1台	㉕
廊下	N0449BS (参考型番)	27本	㉖

 3階平面図 1:200




備考					工事名				承認	検図	作	縮尺	1/200
					図名	3階平面図					No.	図番	

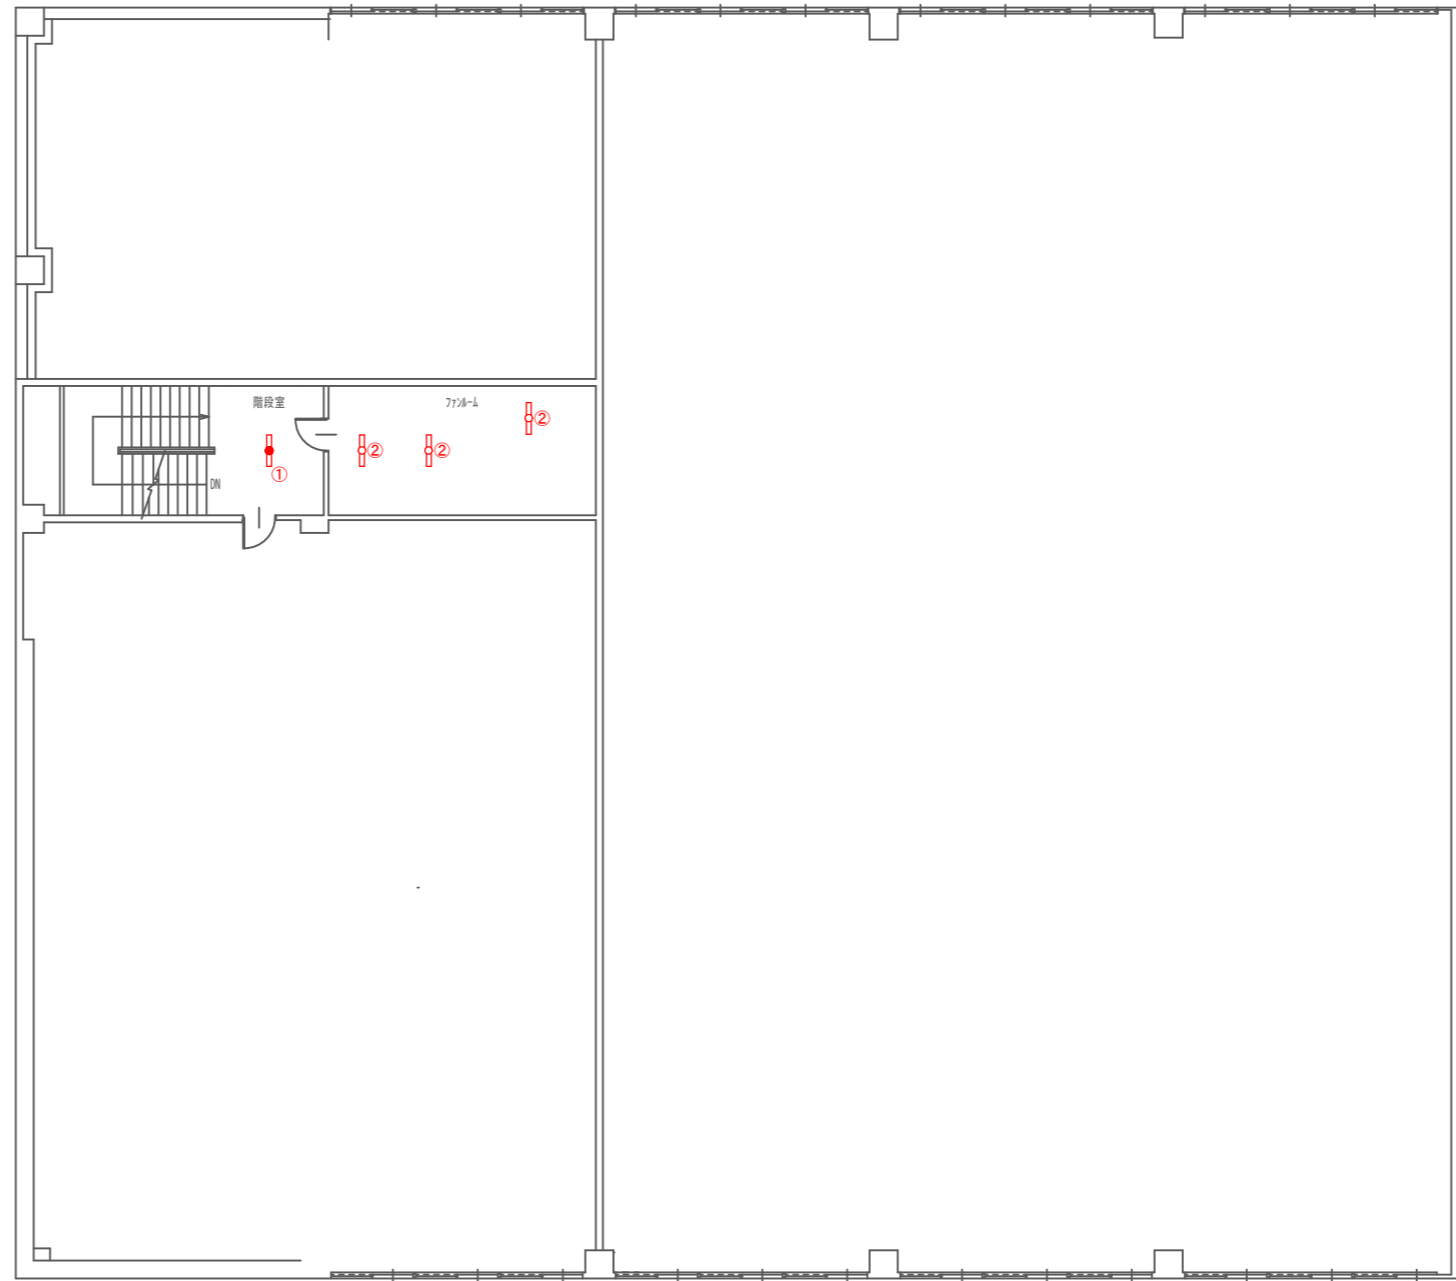 

場所	規格・摘要	数量	番号
階段室	LEKTJ423254N-LS9 (参考型番)	1台	①
ファンム	LEKT415403N-LS9参考型番)	3台	②

 R階平面図 1:200



備考					工事名				承認	検 図	作	縮尺	1/200
					図名	R階平面図			No.		図番		